



**CONVENZIONE PER LA GESTIONE E VALORIZZAZIONE
DEL BOCCIODROMO COMUNALE SITO IN
PIAZZALE ATLETI AZZURRI D'ITALIA, 26100 CREMONA, CR**


	COMMITTENTE: COMUNE DI CREMONA FEDERAZIONE ITALIANA BOCCE "UNIFIB - CONSORZIO BOCCE" soc. coop.	
	LOCALITA': PIAZZALE ATLETI AZZURRI D'ITALIA	
	PROGETTISTA: Architetto Marco Sterbini Via Alberto Giolitti, 21 - Roma (Rm) Iscritto all'Albo di Roma con il n° 25124 cell. 327-1488801 e.mail: marco.sterbini89@gmail.com	DIRETTORE LAVORI:

OGGETTO: PROGETTO DEFINITIVO SCHEMATIZZAZIONE IMPIANTO ELETTRICO ZONA CUCINA - BAR - RISTORANTE		TAV. n° 2.06 AR-06
Maggio 2021 file: Desktop\CTR\CREMONA\	redazione Marco Sterbini	REV.02 Data: 20-11-2021

LEGENDA SEGNI GRAFICI

	QUADRO ELETTRICO
	LAMPADA DI EMERGENZA
	PANNELLO LED
	LAMPADA LED
	LINEA ILLUMINAZIONE DI EMERGENZA
	LINEA ILLUMINAZIONE DI EMERGENZA
<i>mom</i>	CONDUTTURA INCASSATA (controsoffitto)

NOTE:
 Non si provvederà al rifacimento dell'impianto motrice in quanto esistente, ma si provvederà ad una revisione dello stesso con eventuale sostituzione delle apparecchiature danneggiate e/o obsolete

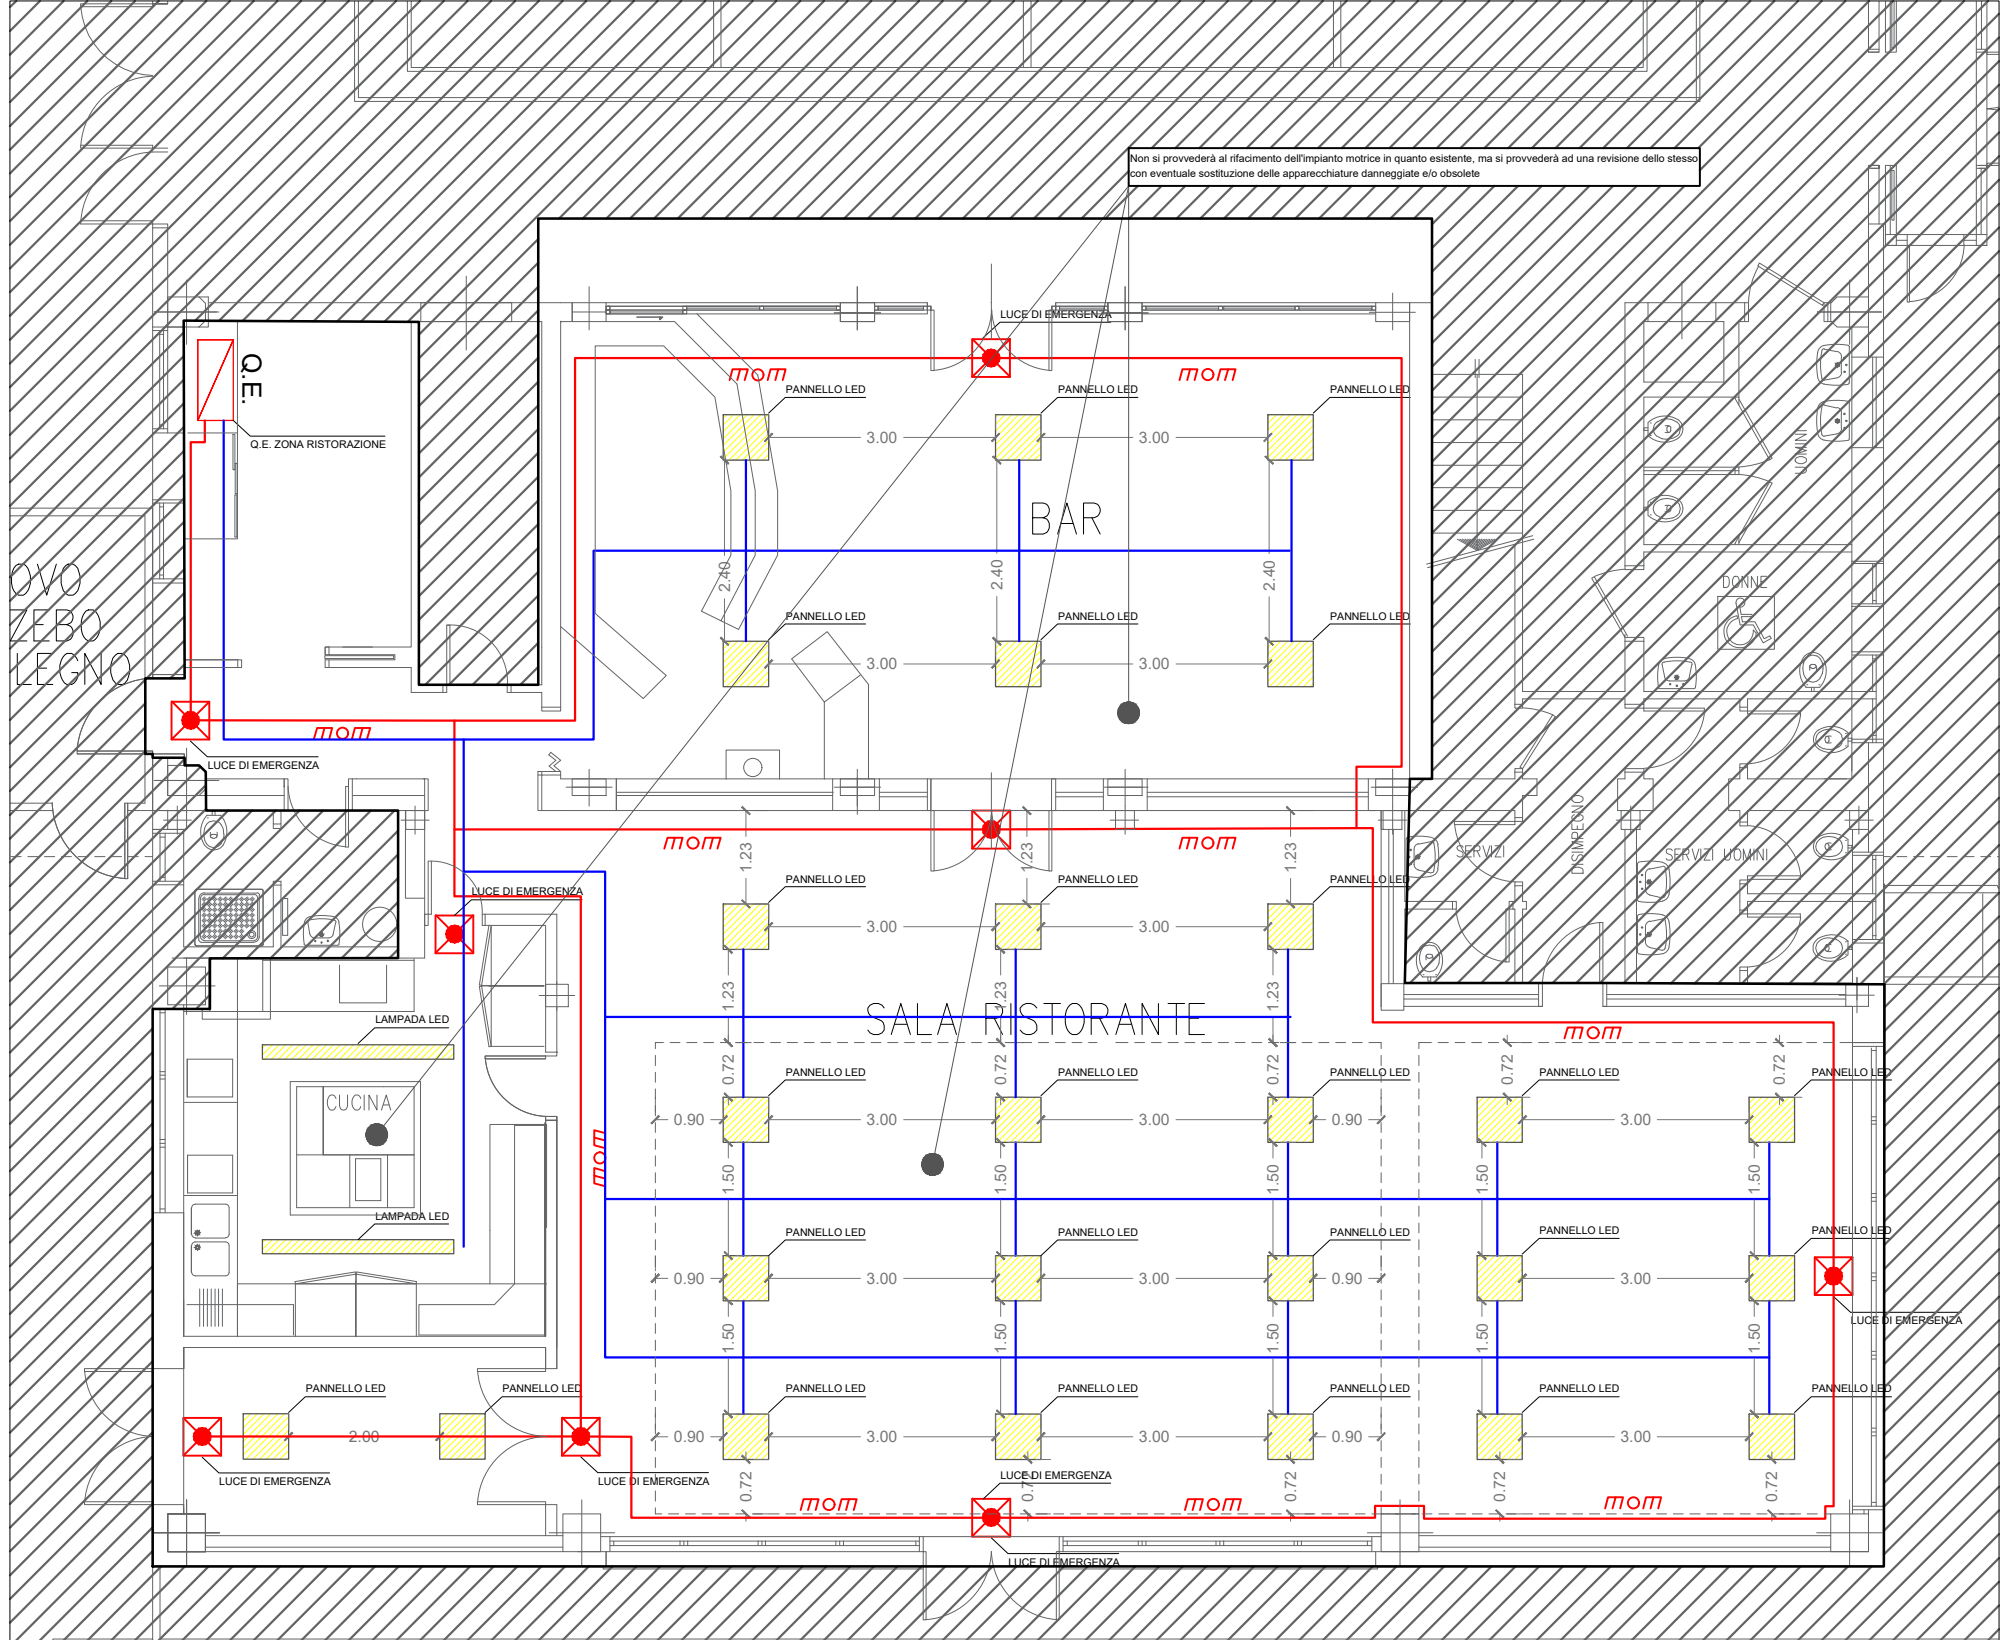

PIANTA SCALA 1:100